

第96号議案

工事請負契約の締結について

次のとおり工事請負契約を締結したいので、地方自治法（昭和22年法律第67号）第96条第1項第5号及び蒲郡市議会の議決に付すべき契約及び財産の取得又は処分に関する条例（昭和39年蒲郡市条例第4号）第2条の規定により、議会の議決を求める。

令和6年12月4日提出

蒲郡市長 鈴木 寿 明

- 1 工 事 名 西浦地区学校複合施設建設電気設備工事
- 2 工 事 場 所 蒲郡市西浦町宮地10番地
- 3 工 事 概 要 西浦地区学校複合施設建設工事に伴う電気設備工事 一式
- 4 契 約 金 額 633,600,000円
(消費税及び地方消費税相当額57,600,000円を含む。)
- 5 契約の相手方 三立・電光社特定建設工事共同企業体
代表者 豊橋市飯村北五丁目2番地の10
株式会社三立
代表取締役 疋田 修章
- 6 契 約 方 法 一般競争入札

提案理由

西浦地区学校複合施設建設電気設備工事について、工事請負契約を締結したいので提案する。

第 9 6 号議案資料 (6-1)

西浦地区学校複合施設建設電気設備工事について


- 1 工事内容 西浦地区学校複合施設建設工事に伴う電気設備工事 一式
主な工事内容
電灯設備工事、動力設備工事、通信・情報設備工事、
受変電設備工事、太陽光発電設備工事、蓄電池設備工事

- 2 工 期 契約締結日の翌日から令和8年6月8日まで

- 3 入札概要 (1) 実 施 日 令和6年10月17日
(2) 参 加 者 数 2社
(3) 参 加 者 名 三立・電光社特定建設工事共同企業体
丸清・杉江特定建設工事共同企業体
(4) 契約の相手方 三立・電光社特定建設工事共同企業体
代表者 豊橋市飯村北五丁目2番地の10
株式会社三立
代表取締役 疋田 修章
構成員 豊橋市下地町字宮腰71番地の6
株式会社電光社
代表取締役 杉浦 正一
(5) 入 札 回 数 1回


位置図

(縮尺1/5,000)

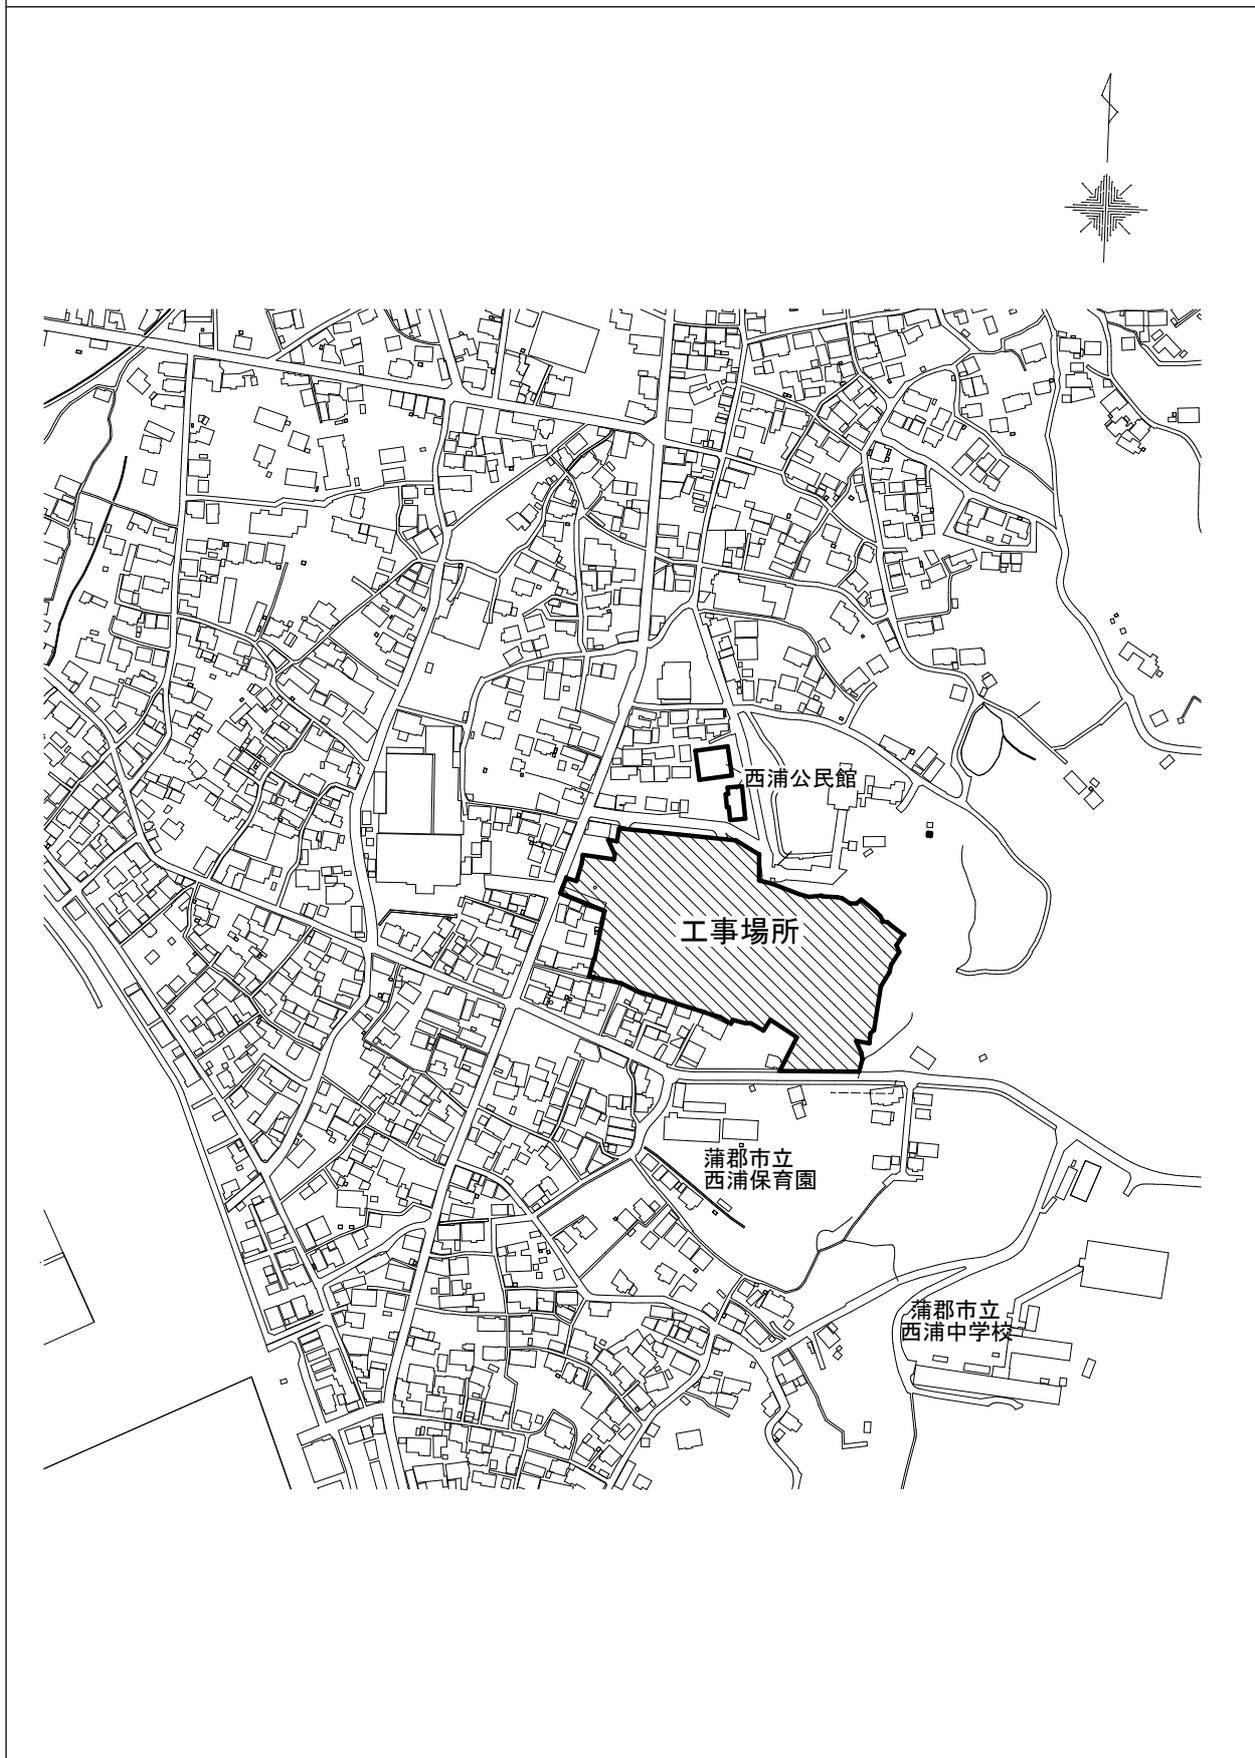

配置図


(縮尺1/1,800)

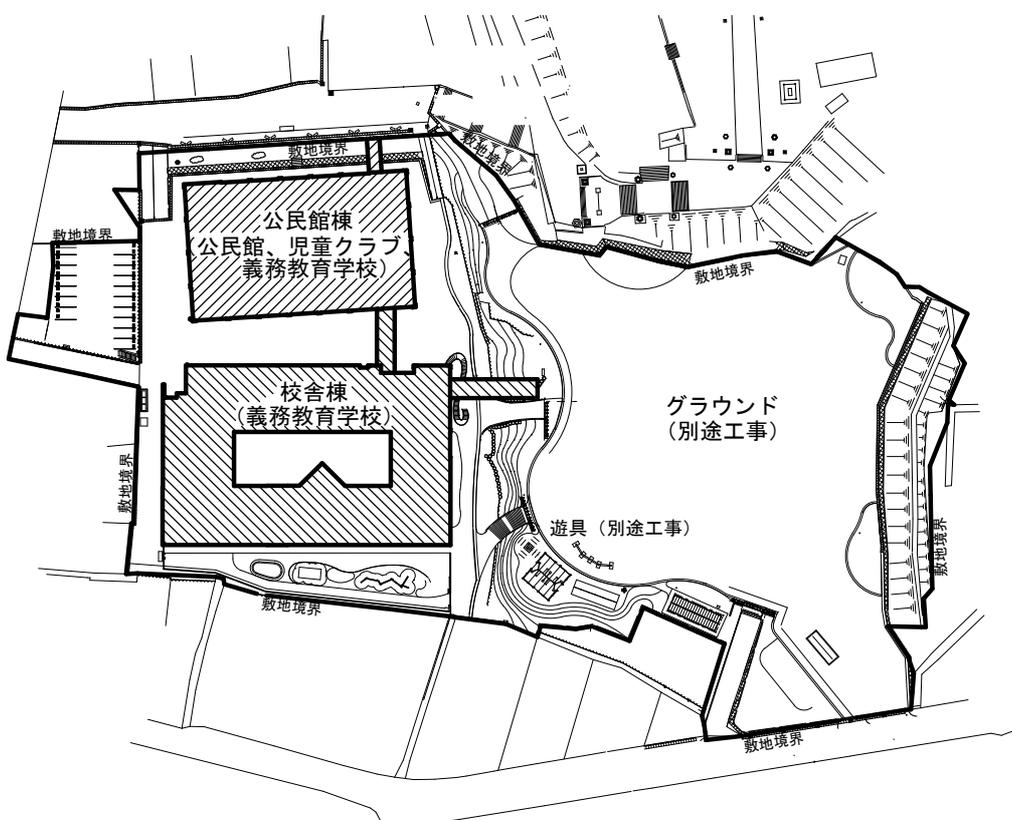


校舎棟・公民館棟 1階平面図

(縮尺1/500)

- 電灯設備工事
- 動力設備工事
- 通信・情報設備工事

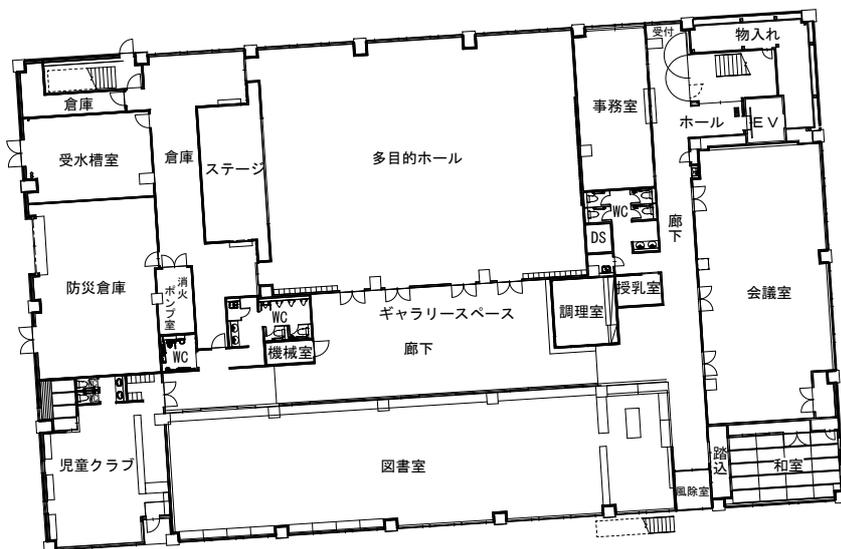

公民館棟
(公民館、児童クラブ、義務教育学校)


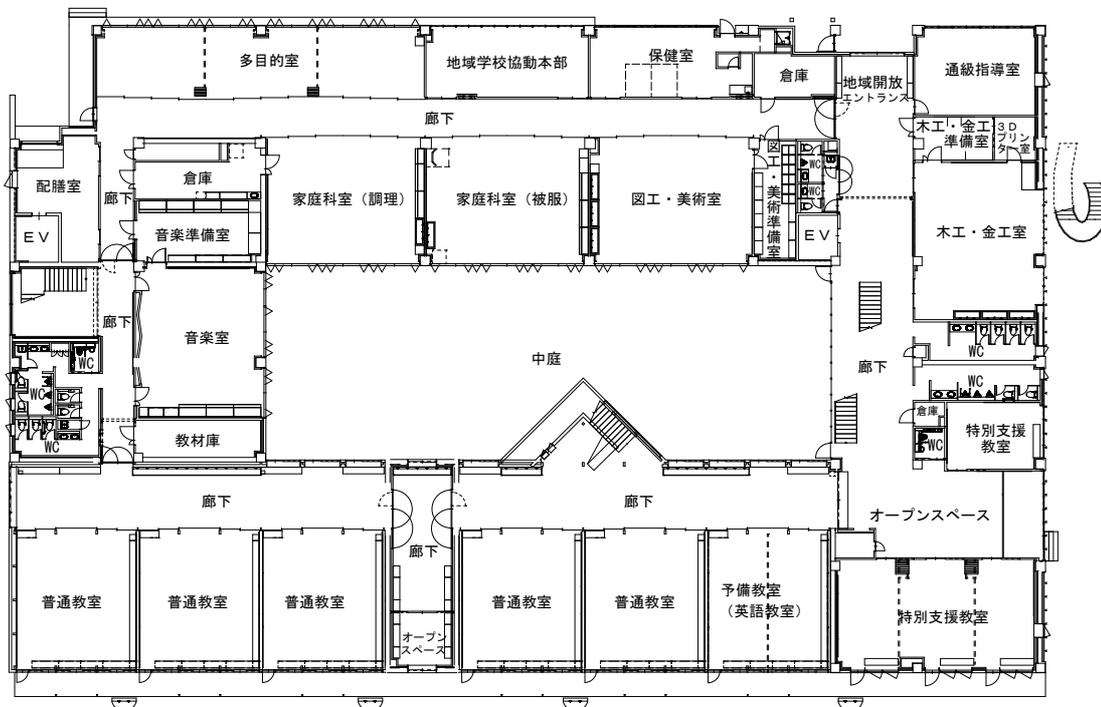


校舎棟
(義務教育学校)


校舎棟・公民館棟 2階平面図

(縮尺1/500)

 - 電灯設備工事
- 動力設備工事
- 通信・情報設備工事

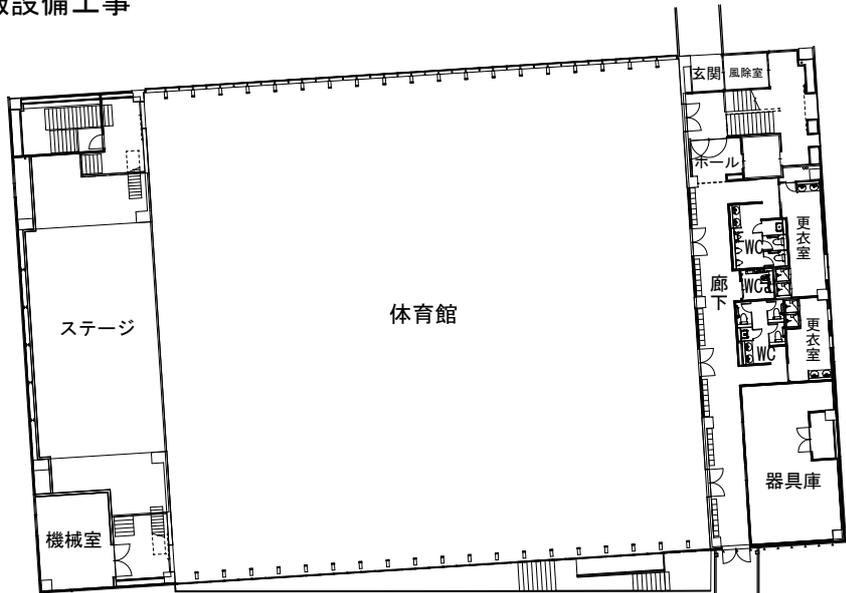


公民館棟
(義務教育学校)

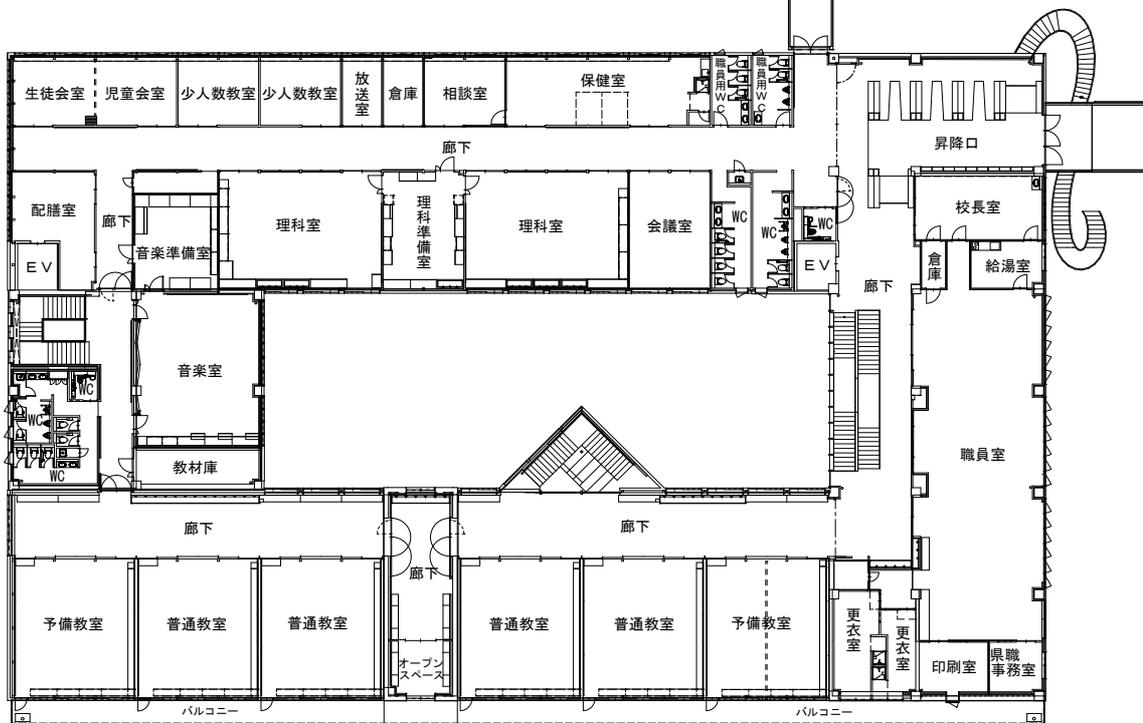

校舎棟
(義務教育学校)

公民館棟 3 階平面図


(縮尺1/500)

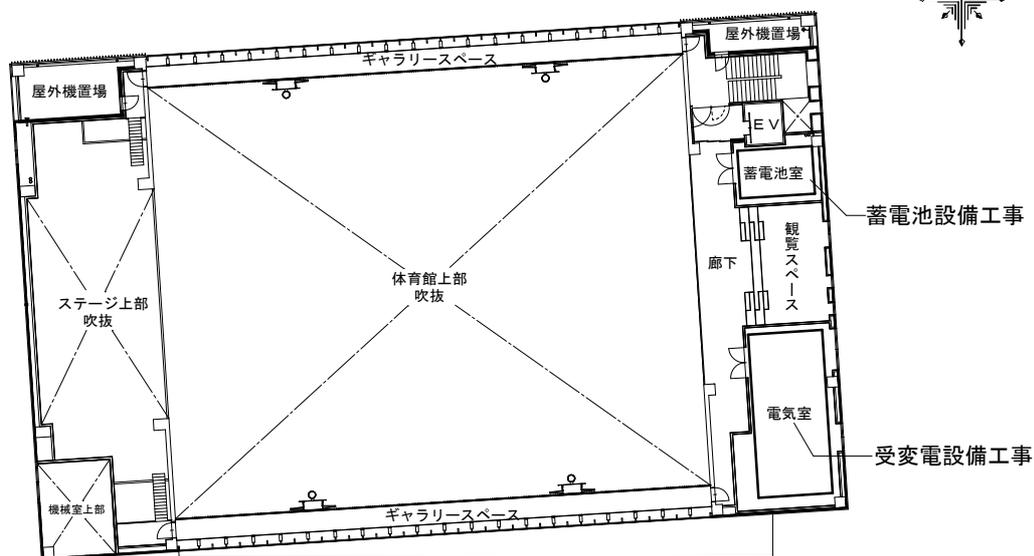

公民館棟
(義務教育学校)

公民館棟屋上平面図

(縮尺1/500)

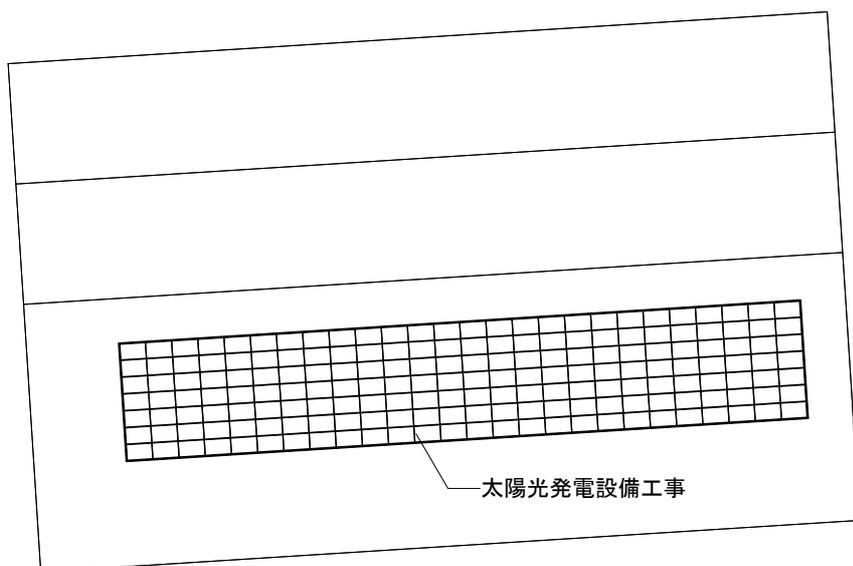

公民館棟