

記入例

工事業名	(有)蒲郡水道	設置場所	区画整理地内等、長い場合は二行で書く。 蒲郡市旭町17-1
主任技術者 責任技術者	水道 太郎	完了検査日	市役所記入箇所につき、未記入で可能。
氏名	申請 花子	水栓番号	第1-1111号


給水装置工事図面 (■設計図・□完了図)
排水設備工事図面 (□設計図・□完了図)

新設等でまだ番号がわからないときは未記入。
ただし完了の際は確実に記入すること。

付近見取図

申込箇所が特定できるような位置図
申込箇所は赤く表示させること。

断面図

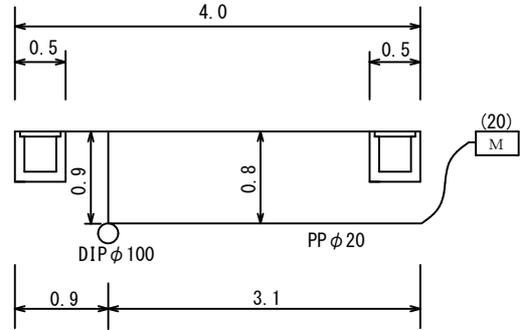

本管	口径、管種、土被り、出幅	暗渠、ヒューム管等の構造物(あれば)
給水管	口径、管種、土被り	
量水器	口径	


立・平面図



縮尺 1/200

縮尺は原則1/200。収まらない場合は1/300までは認める。
アパート等でA4が無理の場合A3にする。

本管口径・管種
給水管口径・管種
一次止水のオフセット

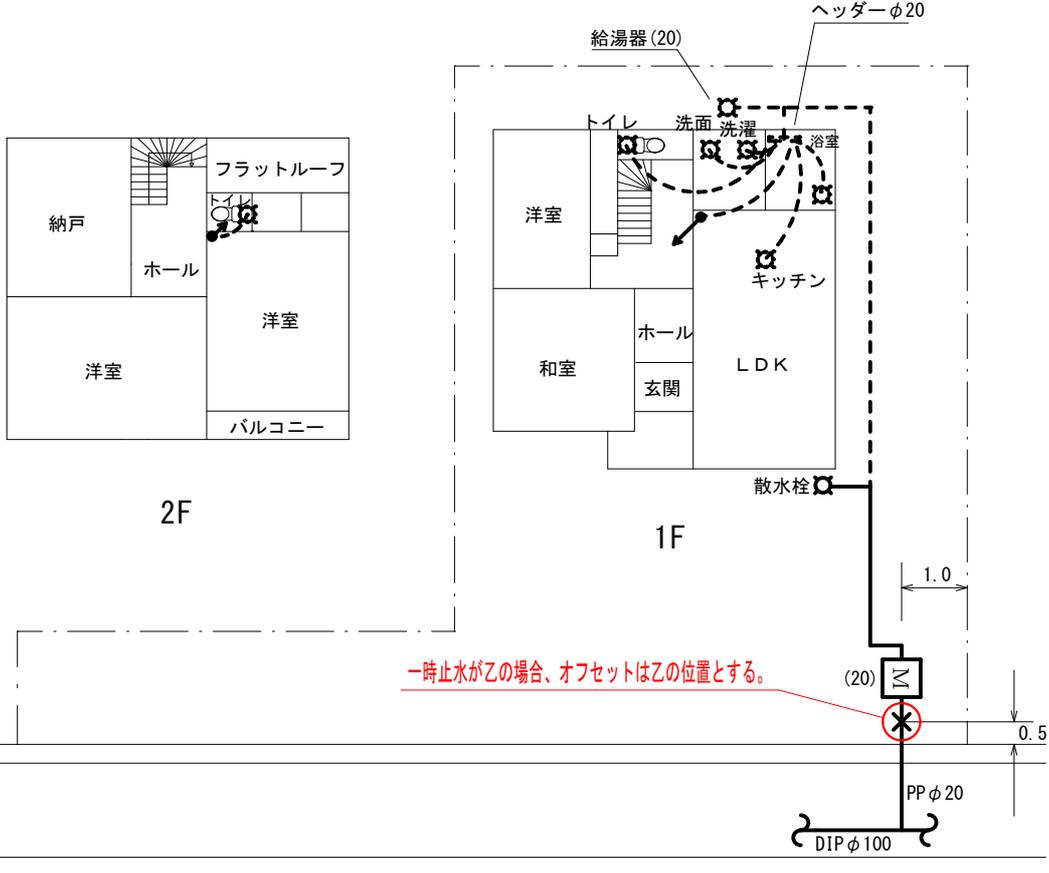

一時止水が乙の場合、オフセットは乙の位置とする。